

Proyecto de Basico para oficinas ESPARPLANT

situación: Local bajo 3B, Plaza Doctora Juana Garcia Orcoyen 12, Pamplona (Navarra)
 propiedad: ESPARPLANT, S.L.

PLANO "ESTADO PREVIO" PLANTA, ALZADO Y SECCION



escala 1/50

arquitecto tecnico: Sergio Olza Arizaleta

P 01

OCT 2015

e-mail: sergio.olza@esparplant.com

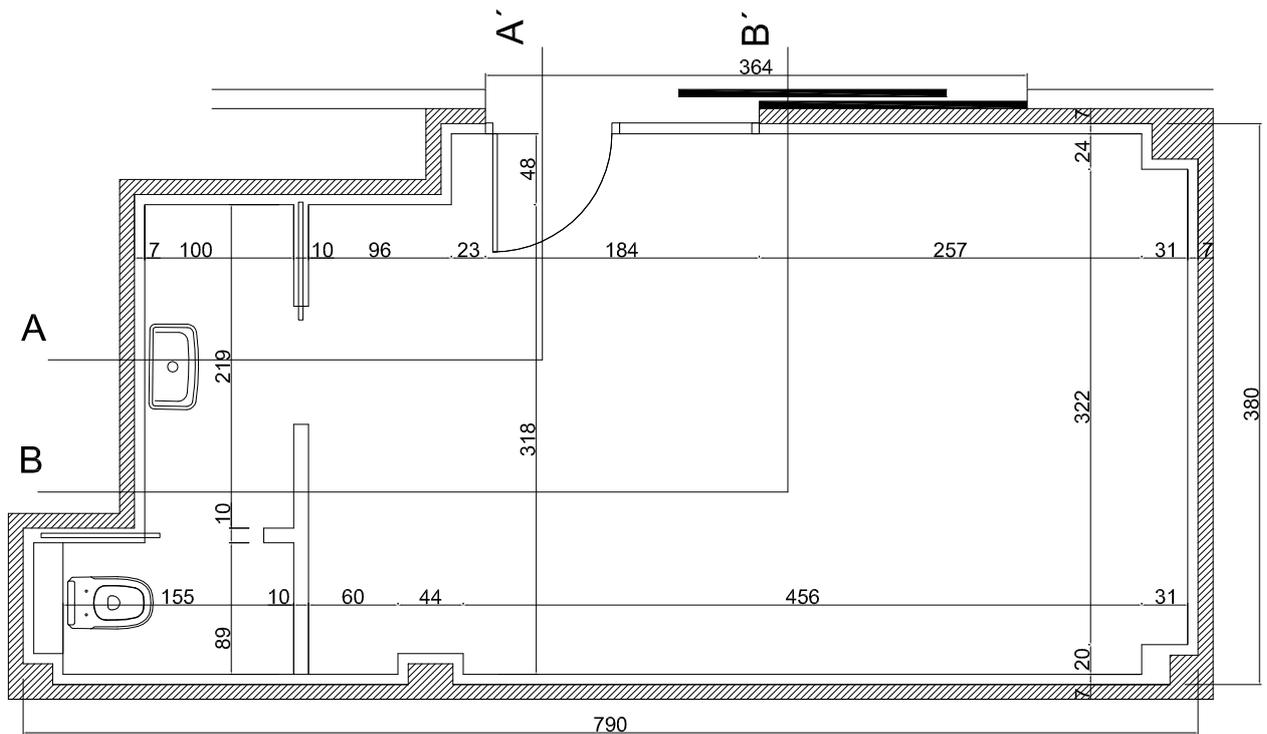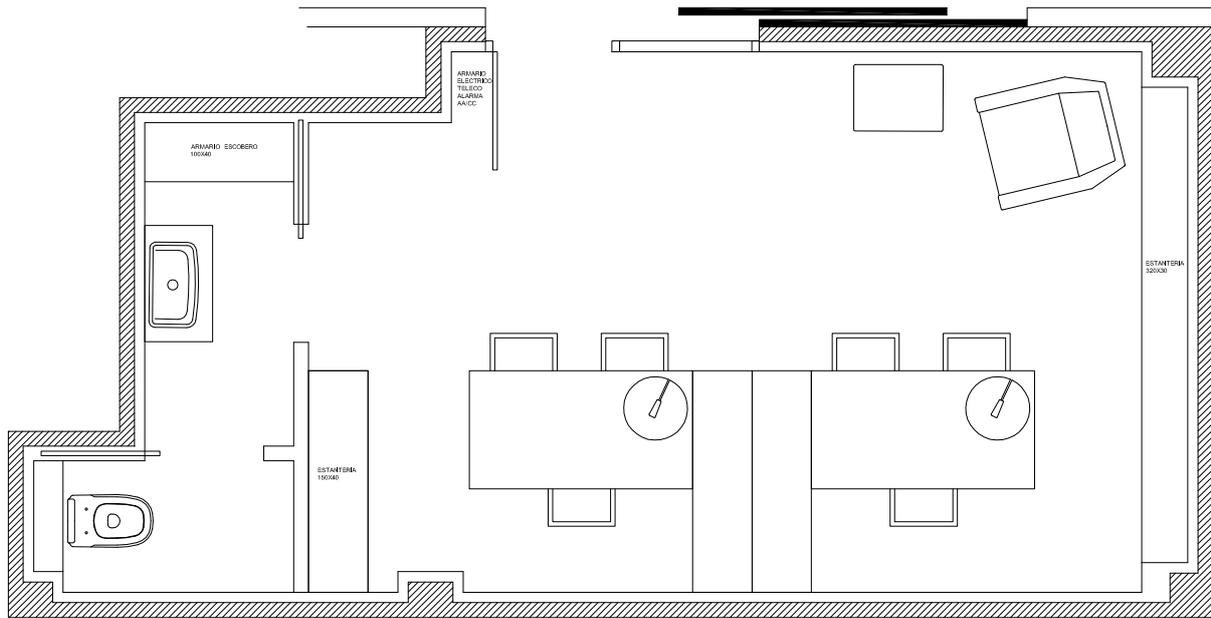

Proyecto de Basico para oficinas ESPARPLANT

situación: Local bajo 3B, Plaza Doctora Juana Garcia Orcoyen 12, Pamplona (Navarra)
 propiedad: ESPARPLANT, S.L.

PLANO "ESTADO REFORMADO" PLANTA DISTRIBUCION Y ACOTADO



escala 1/50

arquitecto tecnico: Sergio Olza Arizaleta

e-mail: sergio.olza@esparplant.com

P 02

OCT 2015

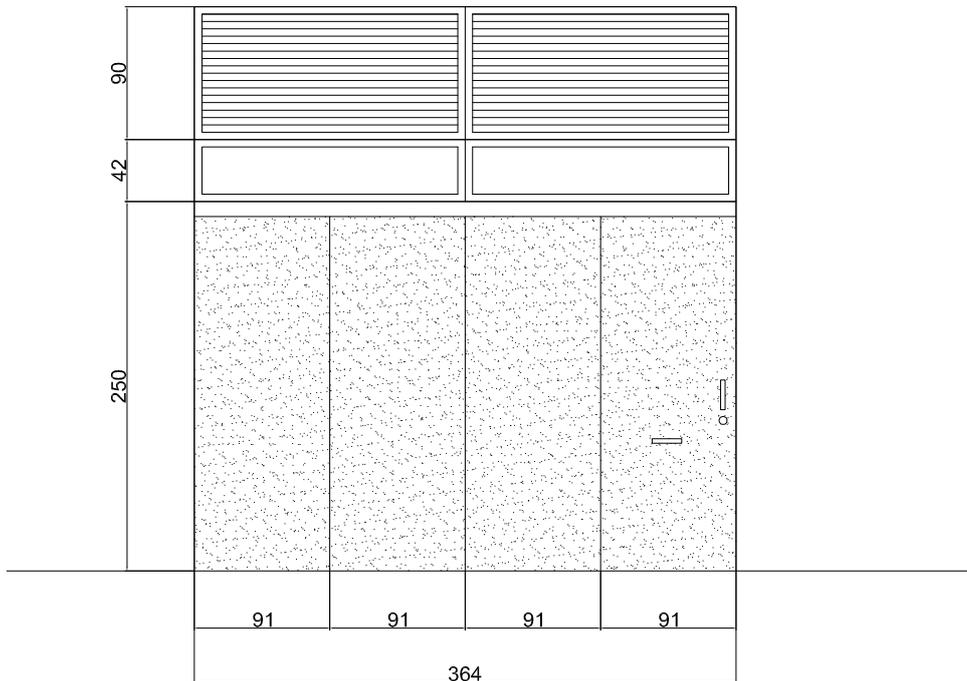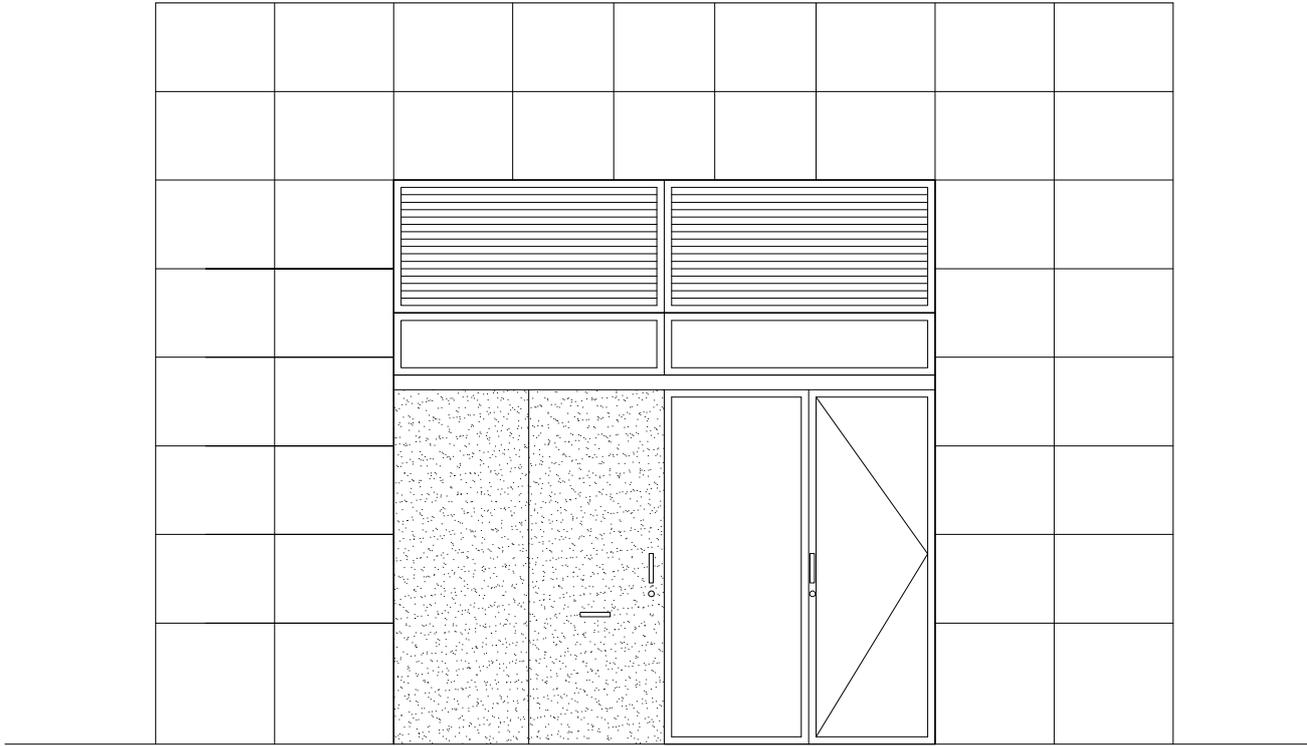

Proyecto de Basico para oficinas ESPARPLANT

situación: Local bajo 3B, Plaza Doctora Juana Garcia Orcoyen 12, Pamplona (Navarra)
 propiedad: ESPARPLANT, S.L.

PLANO "ESTADO REFORMADO" ALZADO



escala 1/50

arquitecto tecnico: Sergio Olza Arizaleta

P 03

OCT 2015

e-mail: sergio.olza@esparplant.com

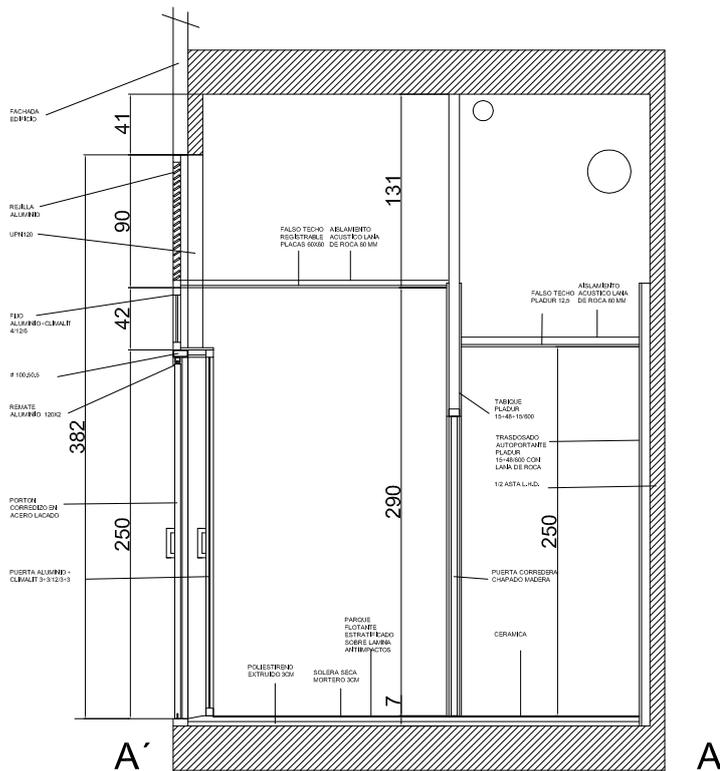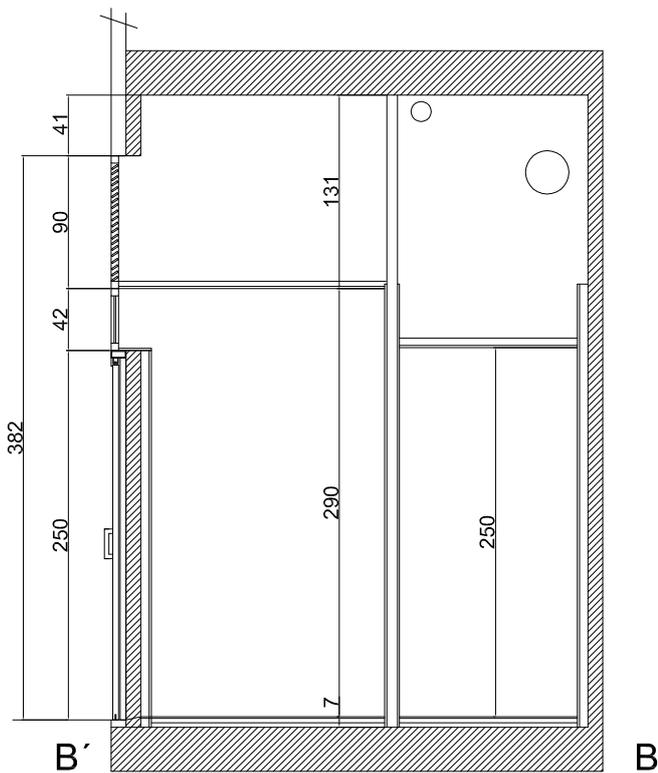

Proyecto de Basico para oficinas ESPARPLANT

situación: Local bajo 3B, Plaza Doctora Juana Garcia Orcoyen 12, Pamplona (Navarra)
 propiedad: ESPARPLANT, S.L.

PLANO "ESTADO REFORMADO" SECCIONES A-A' B-B'


escala 1/50

arquitecto tecnico: Sergio Olza Arizaleta

P 04

OCT 2015

e-mail: sergio.olza@esparplant.com

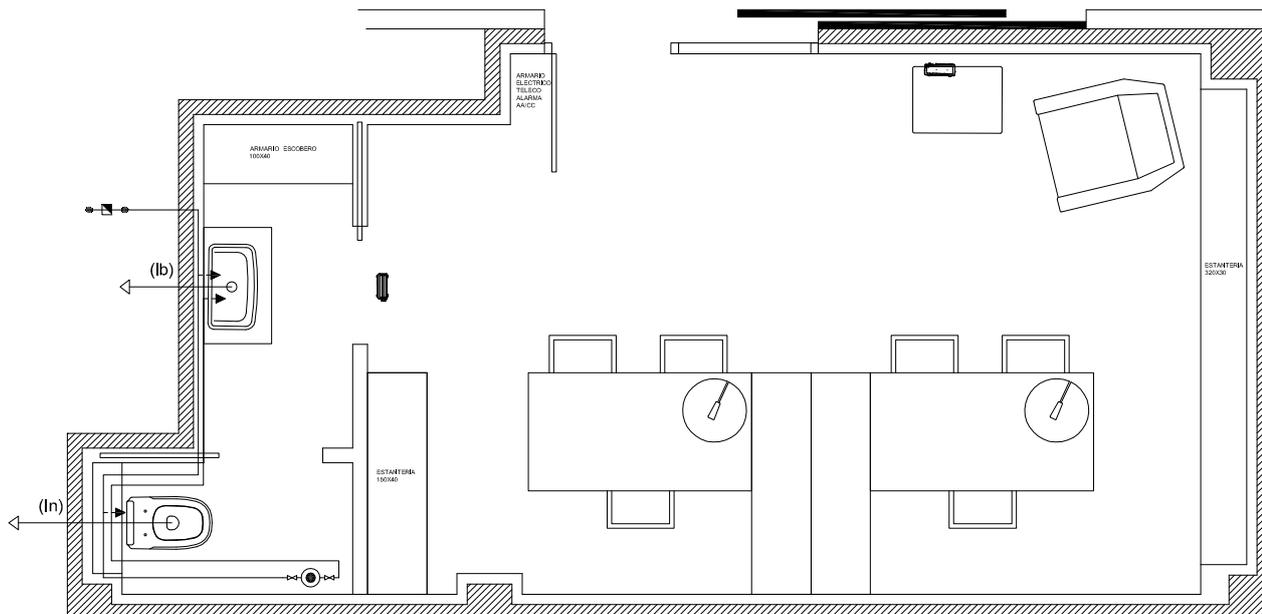

INSTALACIÓN FONTANERÍA Y SANEAMIENTO - CLIMATIZACIÓN

FONTANERÍA

-  CALENTADOR DE AGUA
-  CONTADOR EN PORTAL
-  PUNTO DE CONSUMO FRÍA
-  PUNTO DE CONSUMO CALIENTE
-  LLAVE DE PASO

NOTA :

- LA INSTALACIÓN DE LAS TUBERÍAS SE REALIZARÁ A UN MÍNIMO DE 10CM DEL TECHO.
- LA INSTALACIÓN DE FONTANERÍA ESTARÁ PROTEGIDA CON FUNDA DE PLÁSTICO CORRUGADO EN LOS TRAMOS QUE DISCURRA EMPOTRADA Y AISLADA CON COQUILLA CUANDO DISCURRA POR HUECOS O FALSOS TECHOS.

DERIVACION DE APARATOS (Ø VALVULA):

- LAVABO PP 16X2.3 (3/8")
- INODORO PP 16X2.3 (3/8")

DIAMETROS DE RAMALES DE APARATOS

- Inodoro (In) Ø110
- Lavabo (Lb) Ø40

CLIMATIZACIÓN

-  MAQUINARIA
-  UNIDAD INTERIOR CASSETTE
-  UNIDAD EXTERIOR

Proyecto de Basico para oficinas ESPARPLANT

situación: Local bajo 3B, Plaza Doctora Juana Garcia Orcoyen 12, Pamplona (Navarra)
 propiedad: ESPARPLANT, S.L.

PLANO "ESTADO REFORMADO" INSTALACIONES


escala 1/50

arquitecto tecnico: Sergio Olza Arizaleta

P 05

OCT 2015

e-mail: sergio.olza@esparplant.com

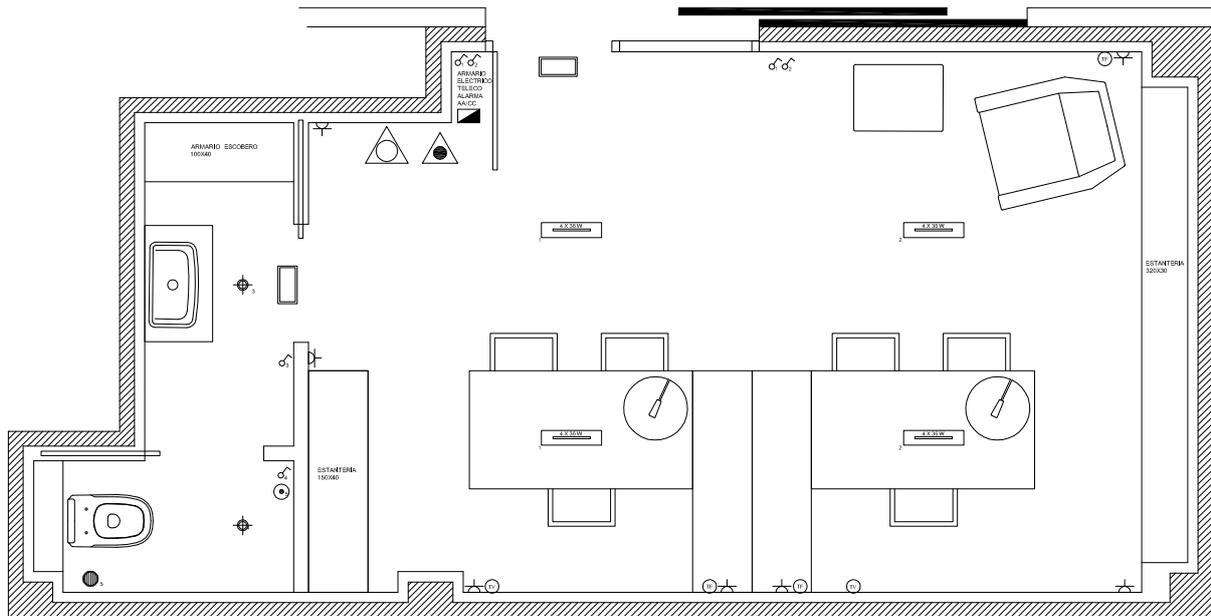

INSTALACIÓN ELECTRICIDAD Y PCI

SIMBOLOGIA DE PROTECCION CONTRA INCENDIOS

-  EXTINTOR DE POLVO POLIVALENTE EFICACIA 21A-113B
-  EXTINTOR DE CO
-  LUMINARIA DE EMERGENCIA

SIMBOLOGIA DE SEÑALIZACIÓN

-  SALIDA, JUNTO A LUMINARIA EMERGENCIA
-  EXTINTOR

ELECTRICIDAD Y BAJA TENSIÓN

-  DOWNLIGHT 2x 26w
-  PANTALLA FLUORESCENTE
-  TOMA DE CORRIENTE 10/16 A
-  INTERRUPTOR
-  PULSADOR
-  CUADRO ELÉCTRICO
-  TOMA DE ANTENA
-  TOMA DE TELÉFONO
-  EXTRACTOR WC

Proyecto de Básico para oficinas ESPARPLANT

situación: Local bajo 3B, Plaza Doctora Juana García Orcóyen 12, Pamplona (Navarra)
 propiedad: ESPARPLANT, S.L.

PLANO "ESTADO REFORMADO" INSTALACIONES

escala 1/50

arquitecto tecnico: Sergio Olza Arizaleta

P 06

OCT 2015

e-mail: sergio.olza@esparplant.com